

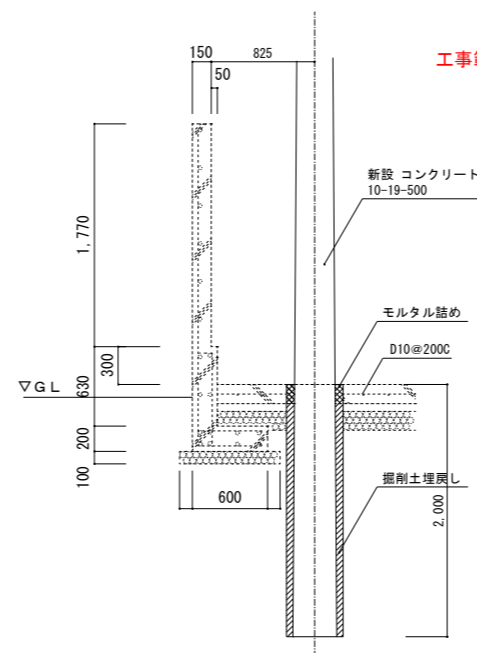
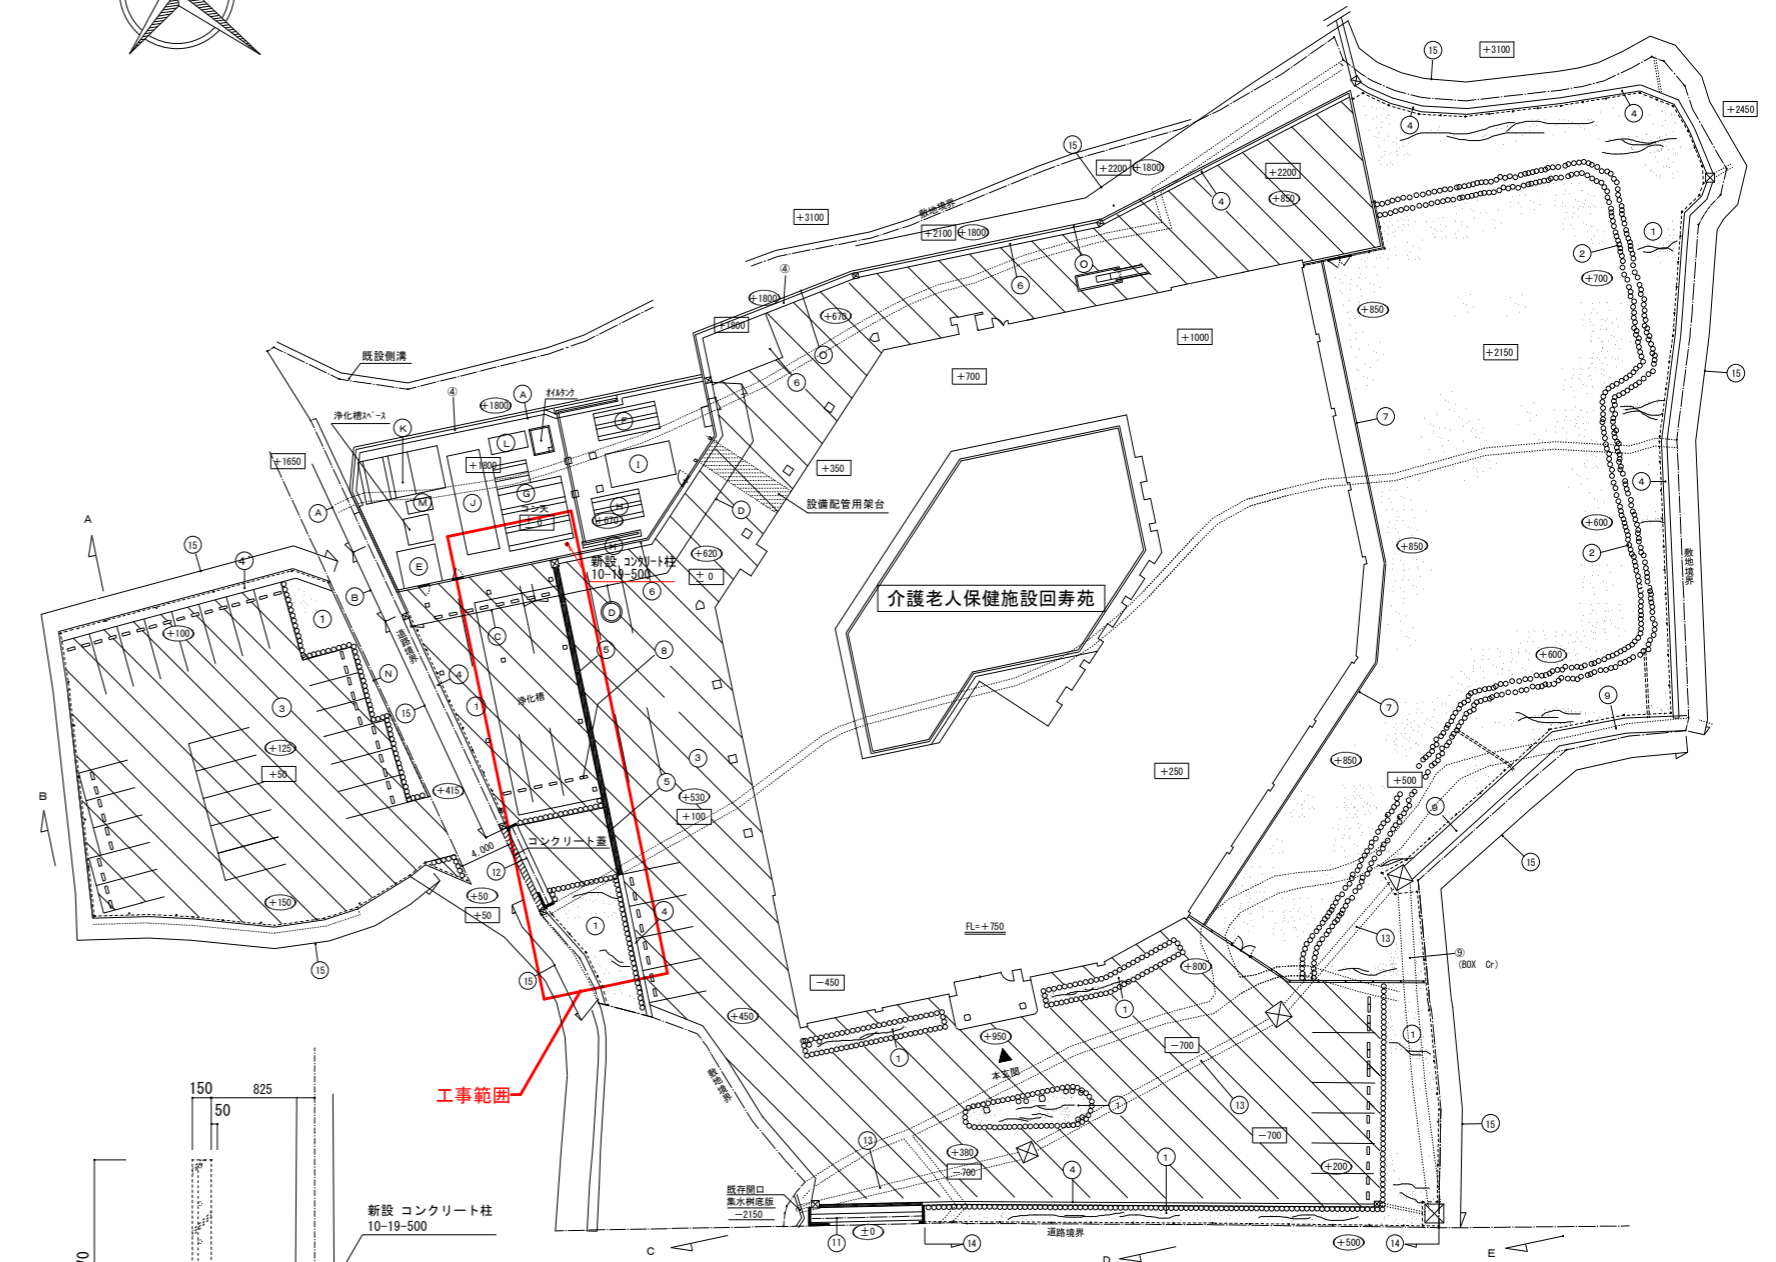


介護老人保健施設回寿苑 幹線設備更新工事 仕様書

意匠図		
図NO	図面名	
A-01	図面リスト	
A-02	附近見取り図・全体外構図・既設工作物	
E-01	特記仕様書	
E-02	電気設備 配置図	

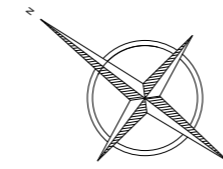

① 既存遮音壁+新設コンクリート柱 1/30

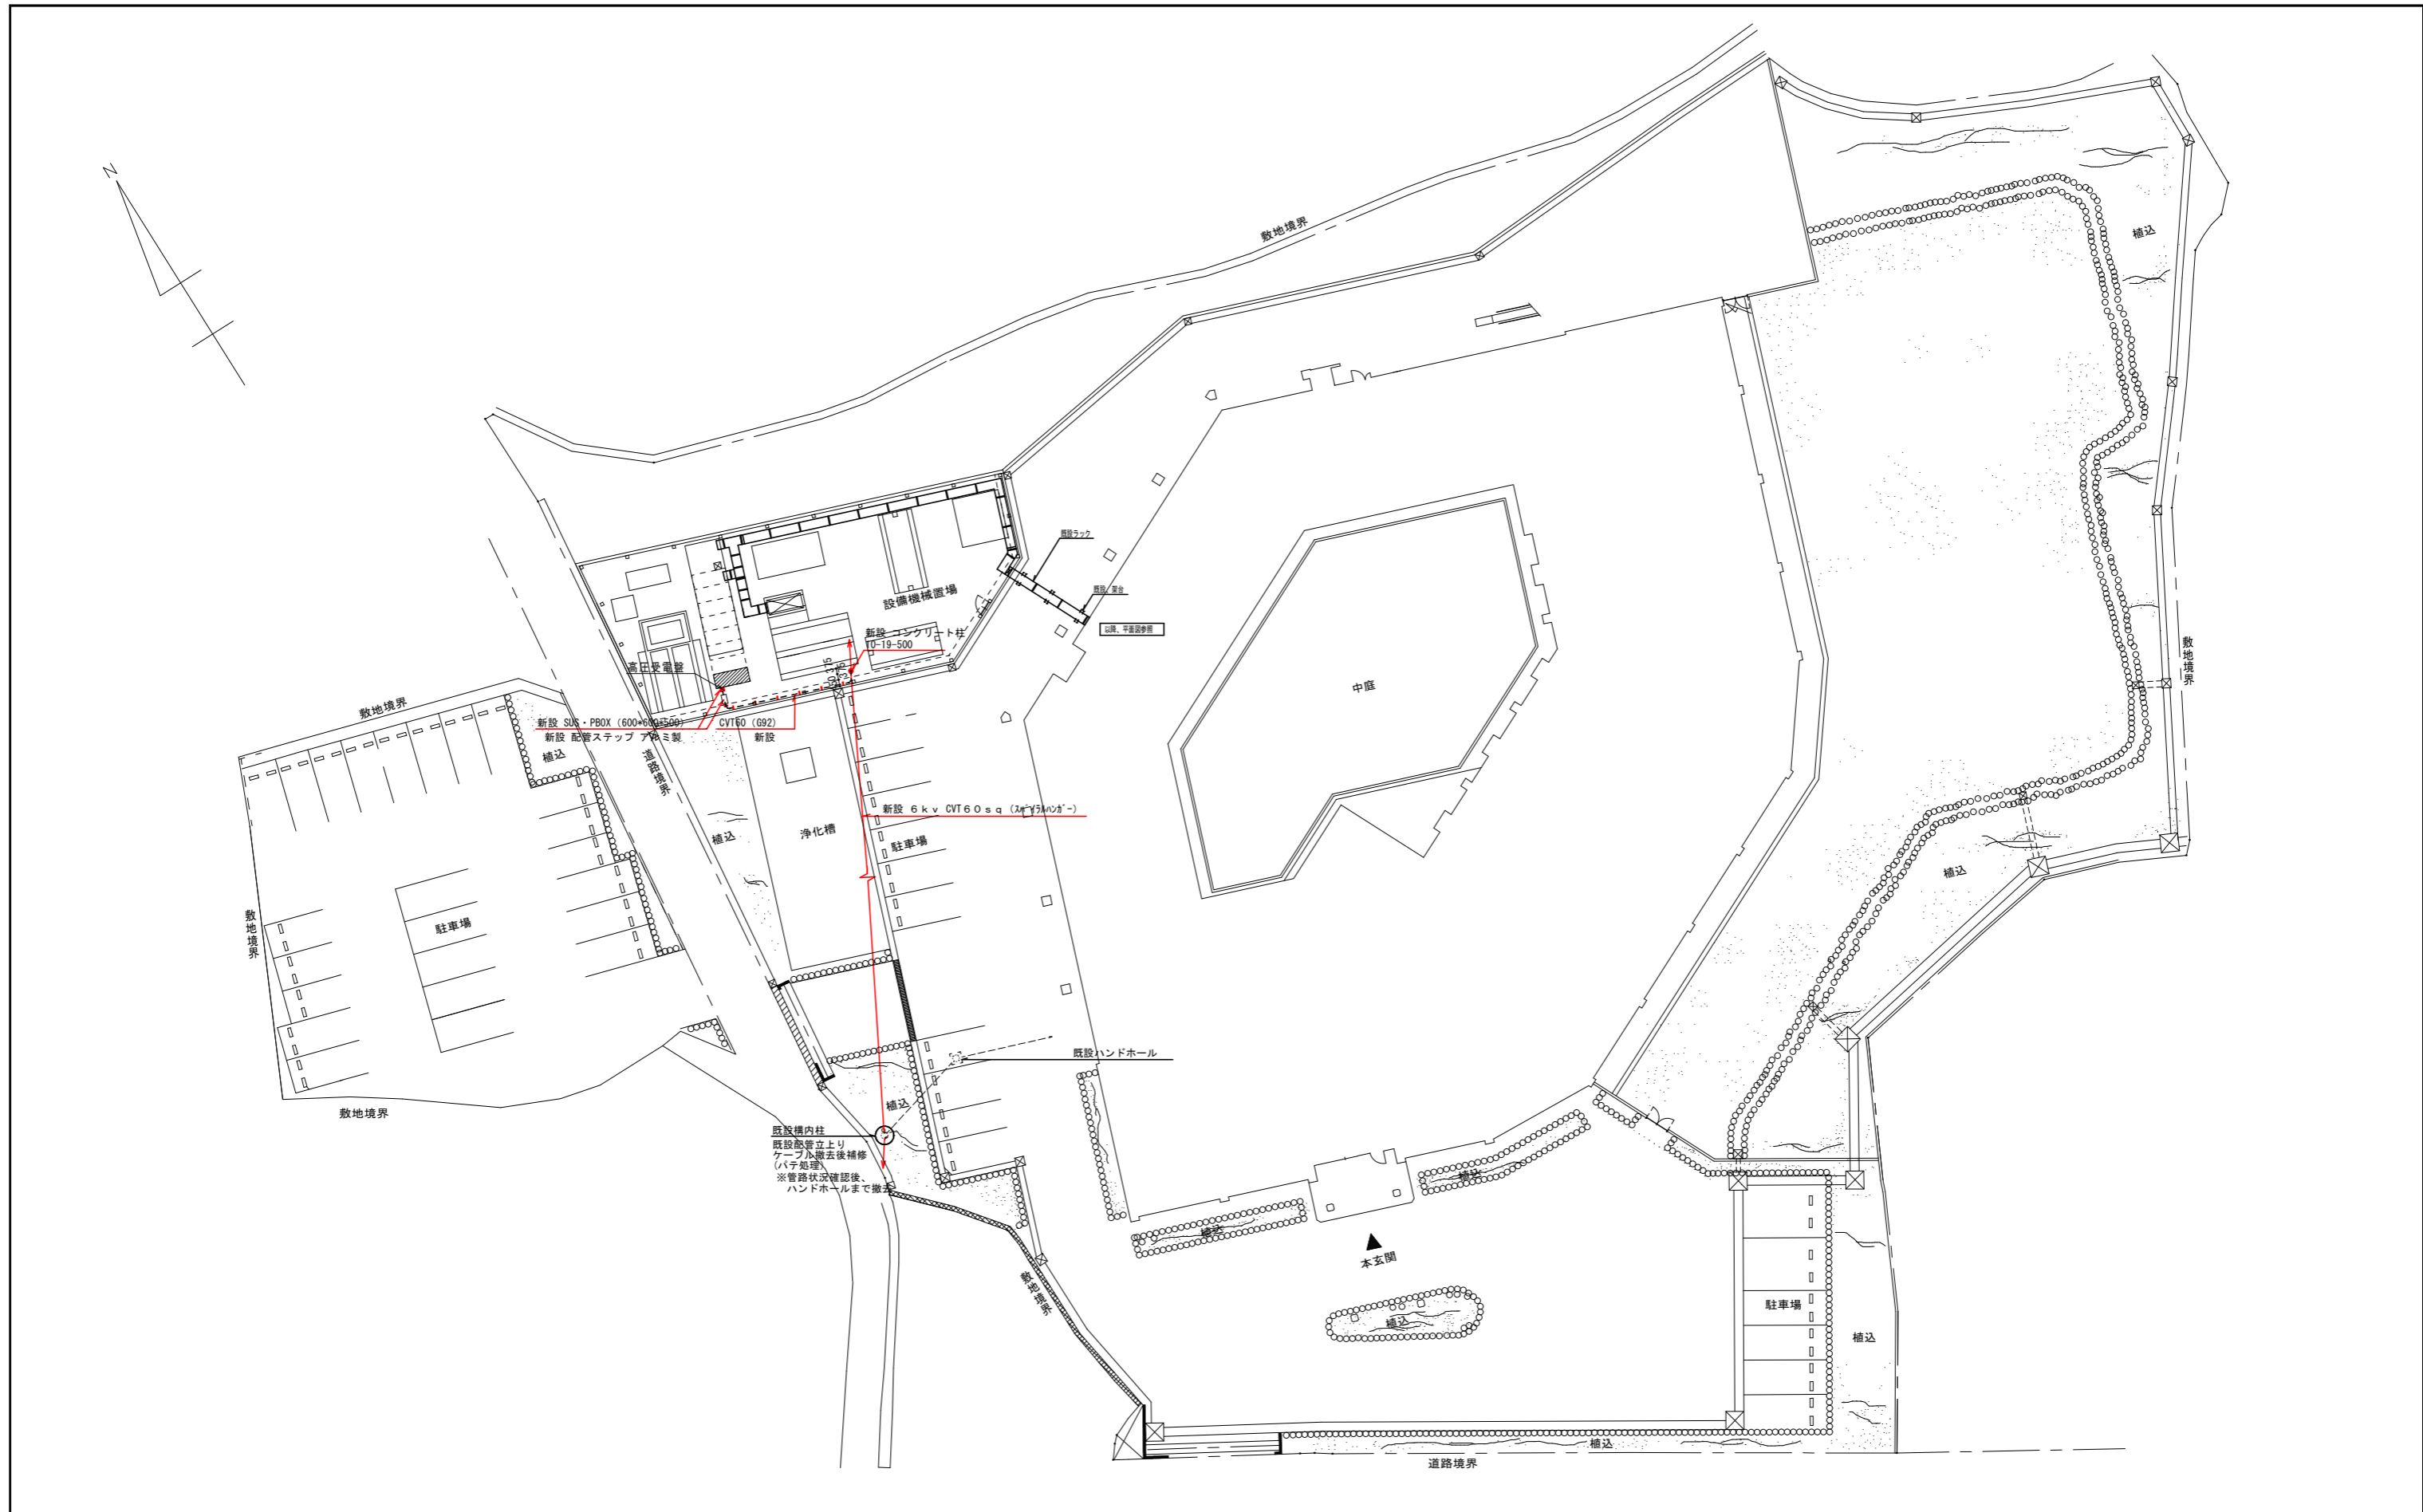

配置図 S=1/200

国道442号線

凡例					

株式会社 村田相互設計
MURATA SOGO ARCHITECT & ASSOCIATES.

一級建築士事務所
広島県知事登録 09(1)第 1573号
福岡県知事登録 第 1-11670号

一級建築士 第196951号
一柳 茂 彦
承認

介護老人保健施設回寿苑
幹線設備更新工事
電気設備 配置図

図面 No.
E-02
縮尺
A1-1/200
A3-1/400